
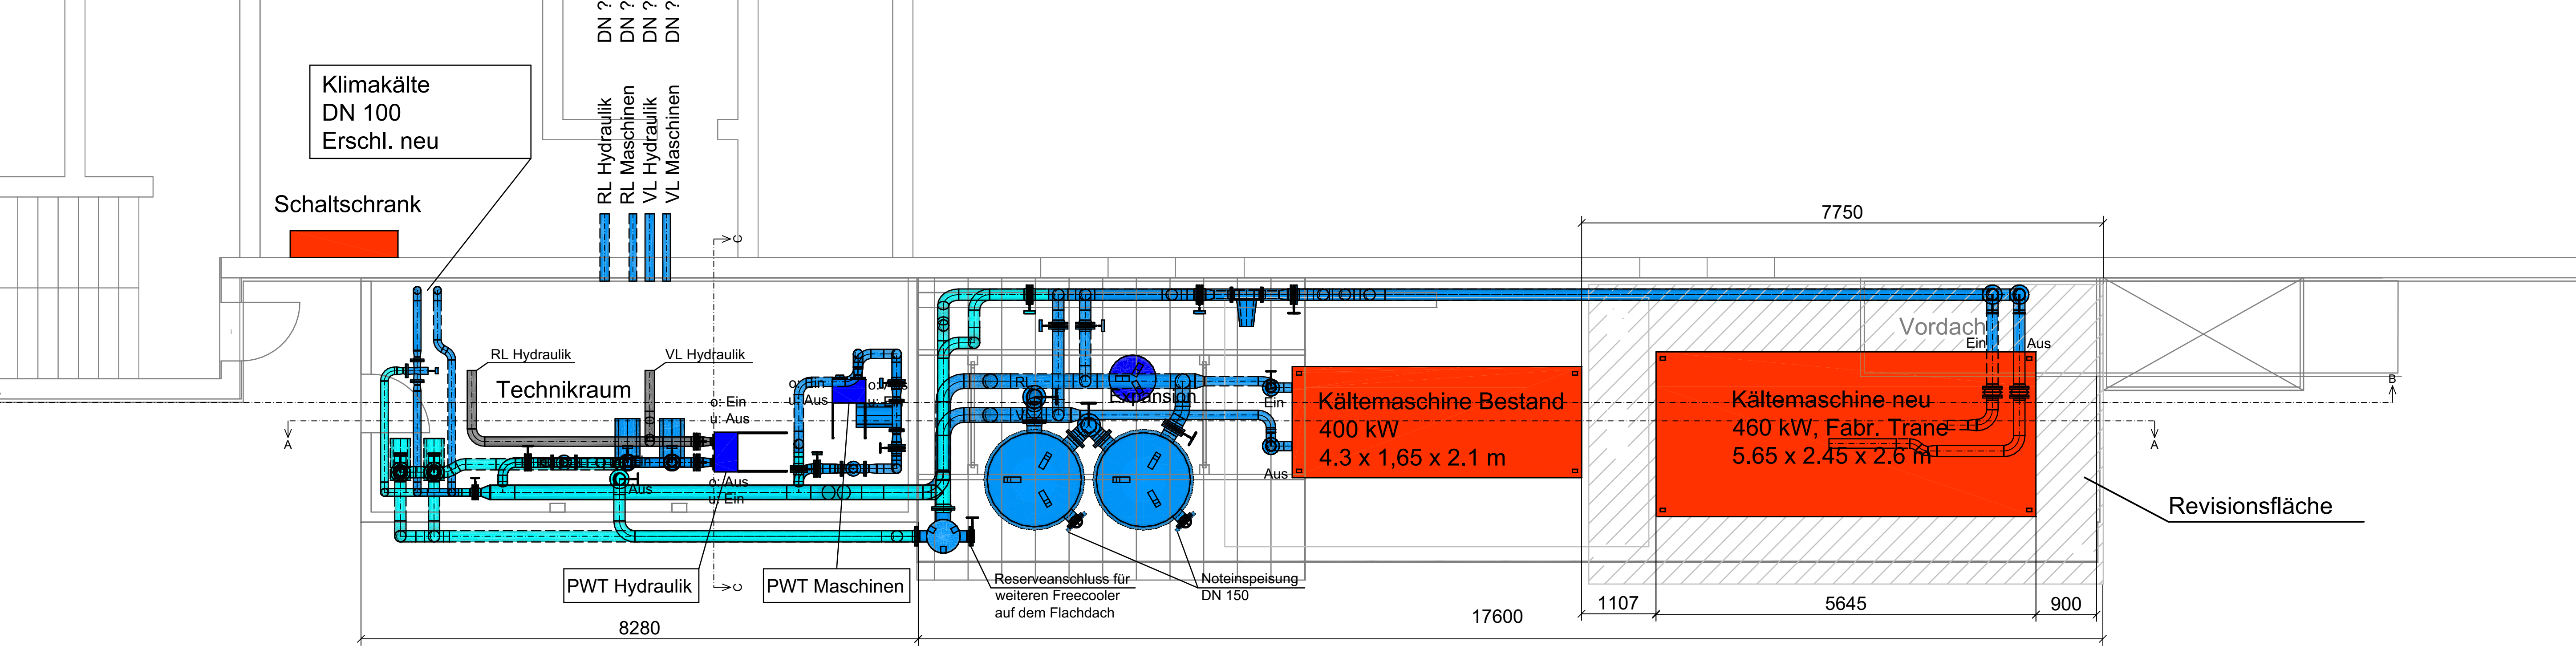
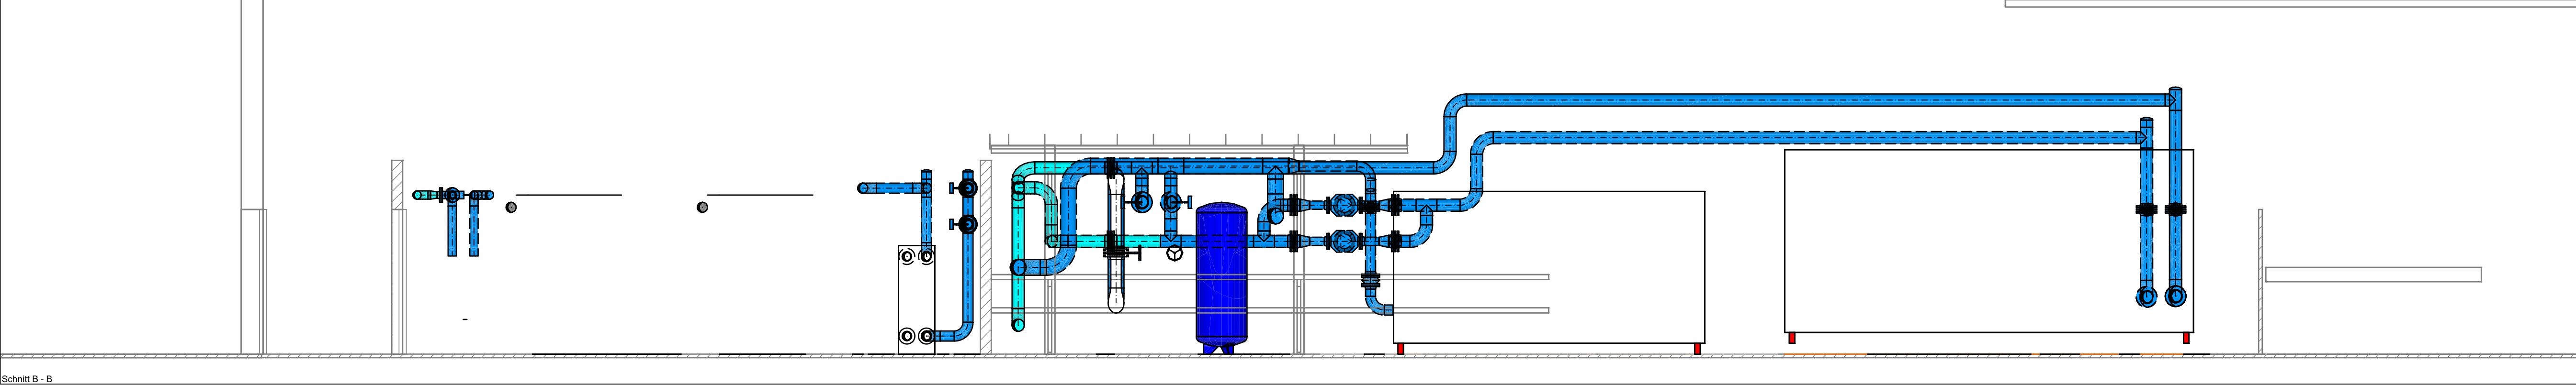
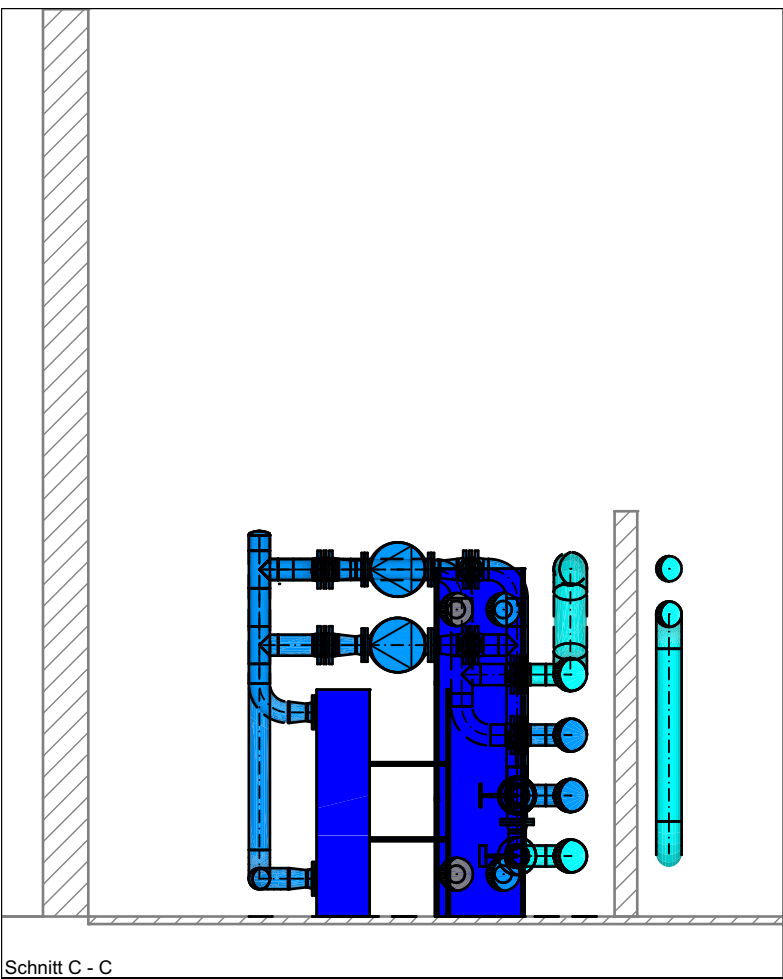


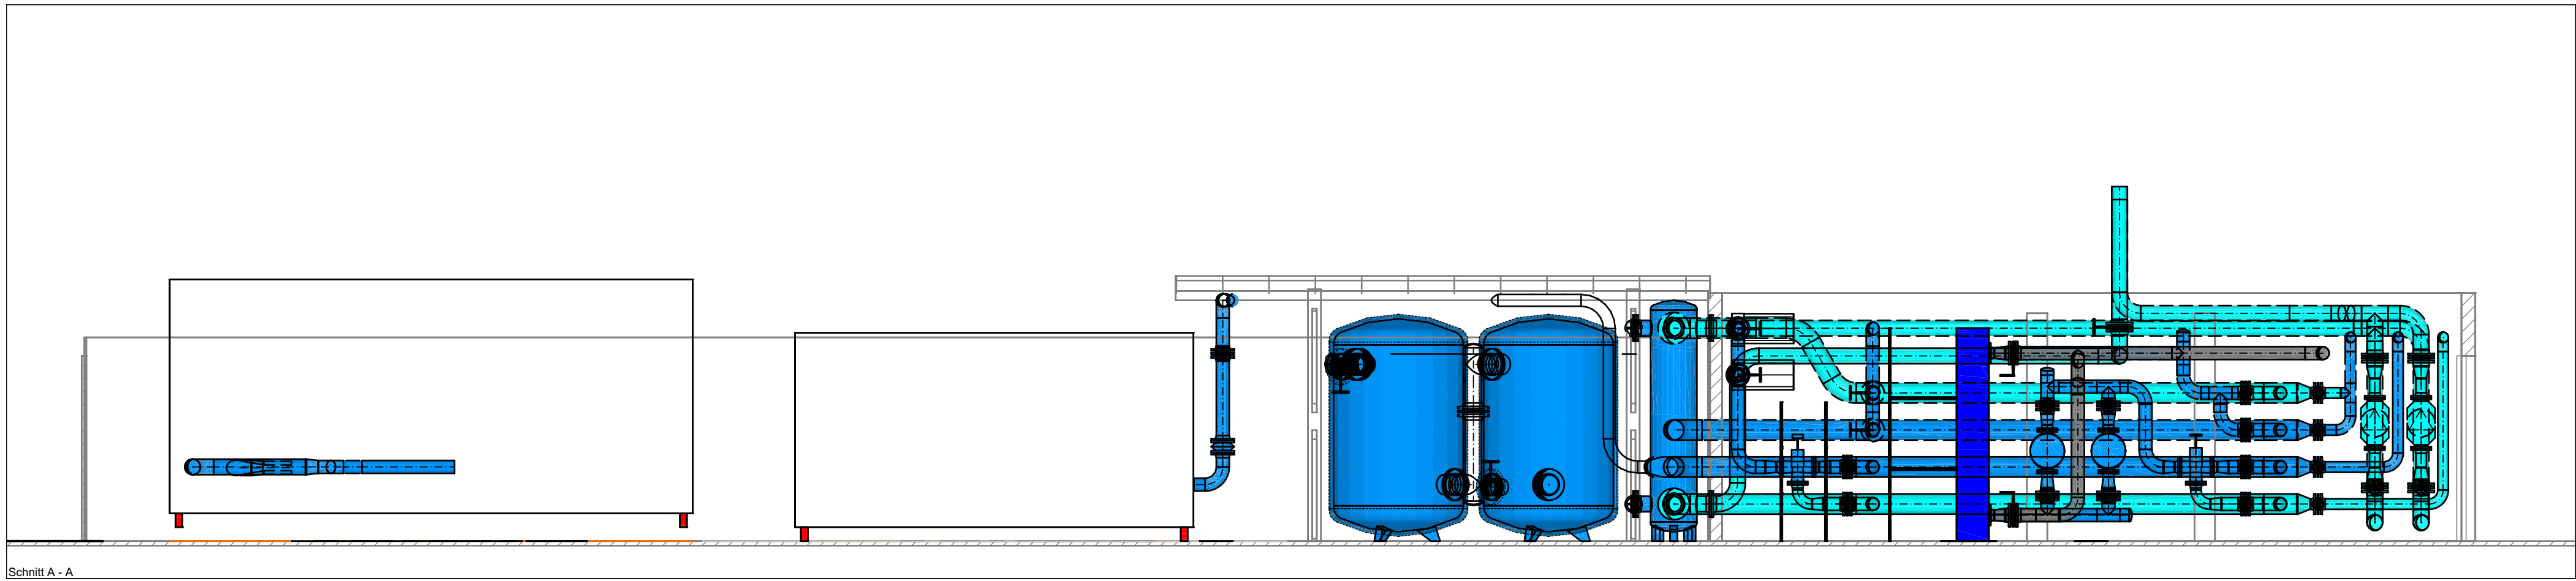

Grundriss

Vorabzug 10.06.2026

Index	Datum	Gezeichnet	Geprüft	Beschreibung
A				
B				
C				
D				
E				
F				
G				
H				

Objekt: Fischer Söhne AG Muri			
Planbez.: Ausstellungs-Disposition Sanierung Kälteerzeugung			
Phase: Planung		Massstab: 1:50	
Grösse:		Gezeichnet: GR	
E3 Gebäudetechnik an Unternehmen der E3 Group		E3 Zentralschweiz AG Schweighofstrasse 14 6010 Kners Tel.: 041 329 20 40 e-mail: info@e3gt.ch www.e3gt.ch	
E3 Zentralschweiz AG behält sich alle Rechte an diesem Dokument vor. Es darf ohne vorherige schriftliche Bewilligung durch E3 Zentralschweiz AG weder ganz noch teilweise vervielfältigt sowie Dritten zugänglich gemacht werden.		Dossier-Nr.: Projekt-Nr.: Arch.-Plan: Dateiname:	
		Datum: 20.05.26	